


雨引 中継所 敷地平面図

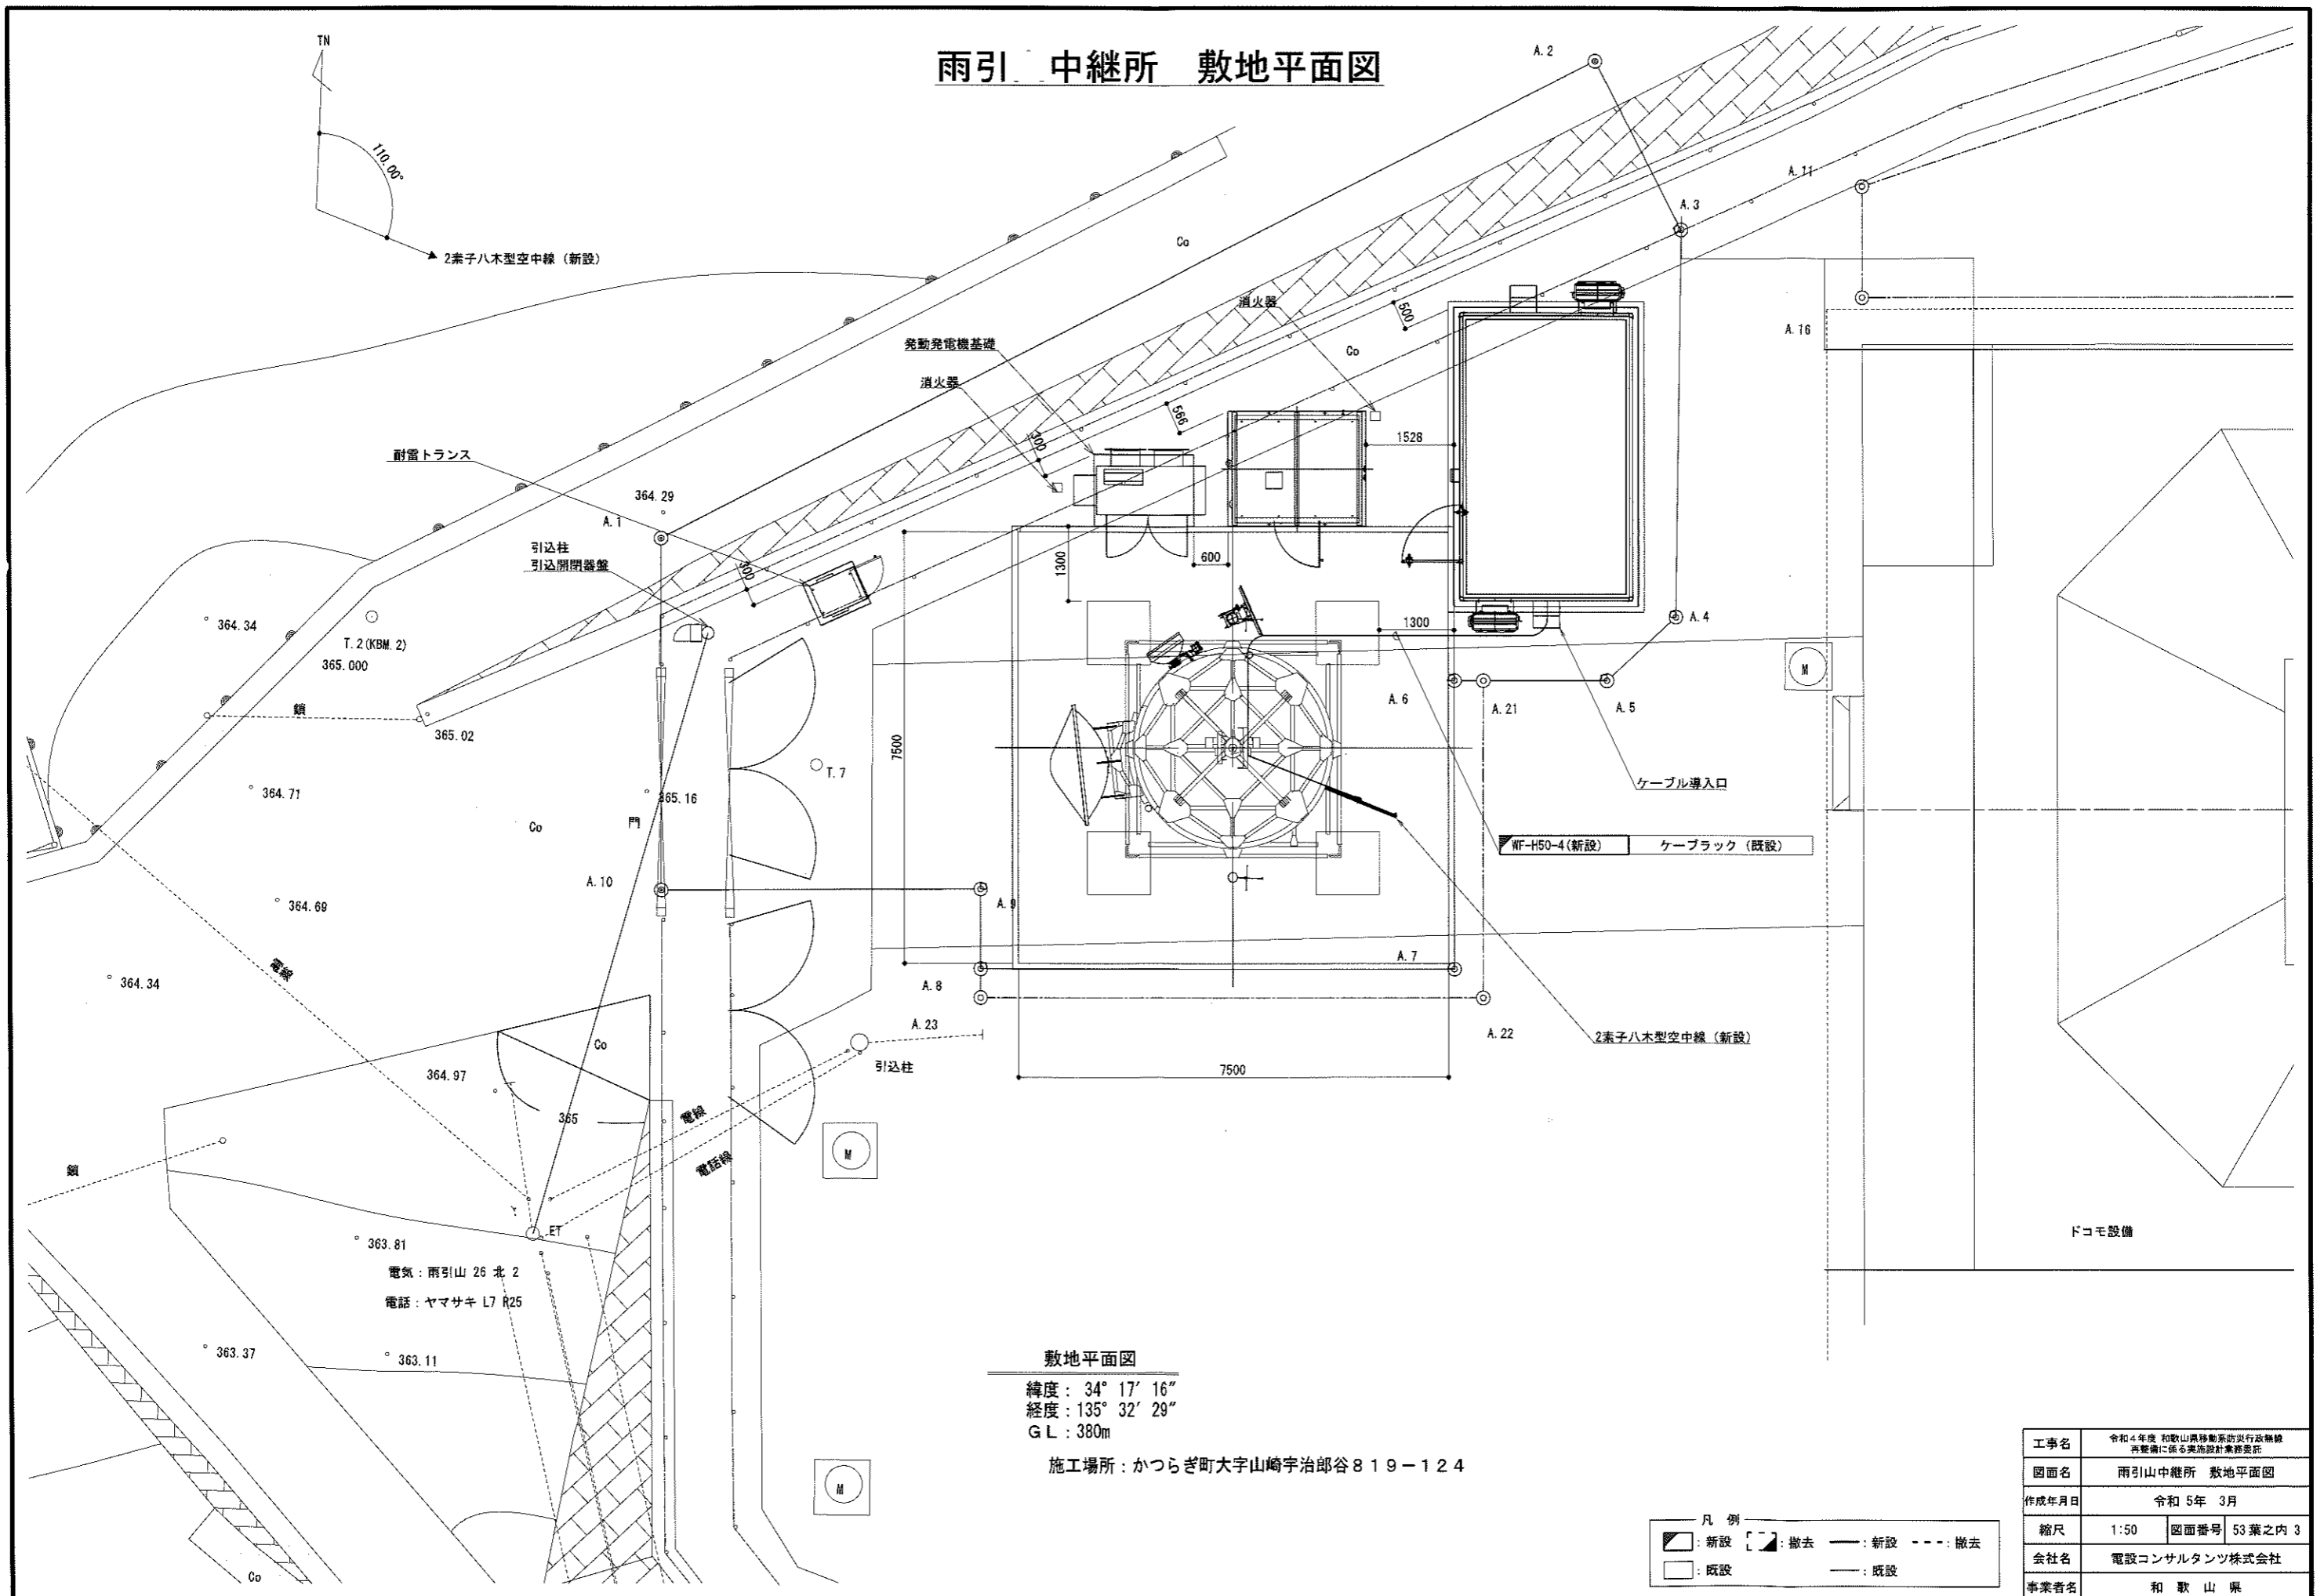

敷地平面図


緯度: 34° 17' 16"
経度: 135° 32' 29"
G L: 380m

施工場所: かつらぎ町大字山崎宇治郎谷 8 1 9 - 1 2 4


凡 例	
	新設
	撤去
	新設
	撤去
	既設
	既設

工事名	令和4年度 和歌山県移動系防災無線 再整備に係る実施設計業務委託
図面名	雨引山中継所 敷地平面図
作成年月日	令和5年 3月
縮尺	1:50 図面番号 53 葉之内 3
会社名	電設コンサルタンツ株式会社
事業者名	和歌山県

雨引 中継所 立面図

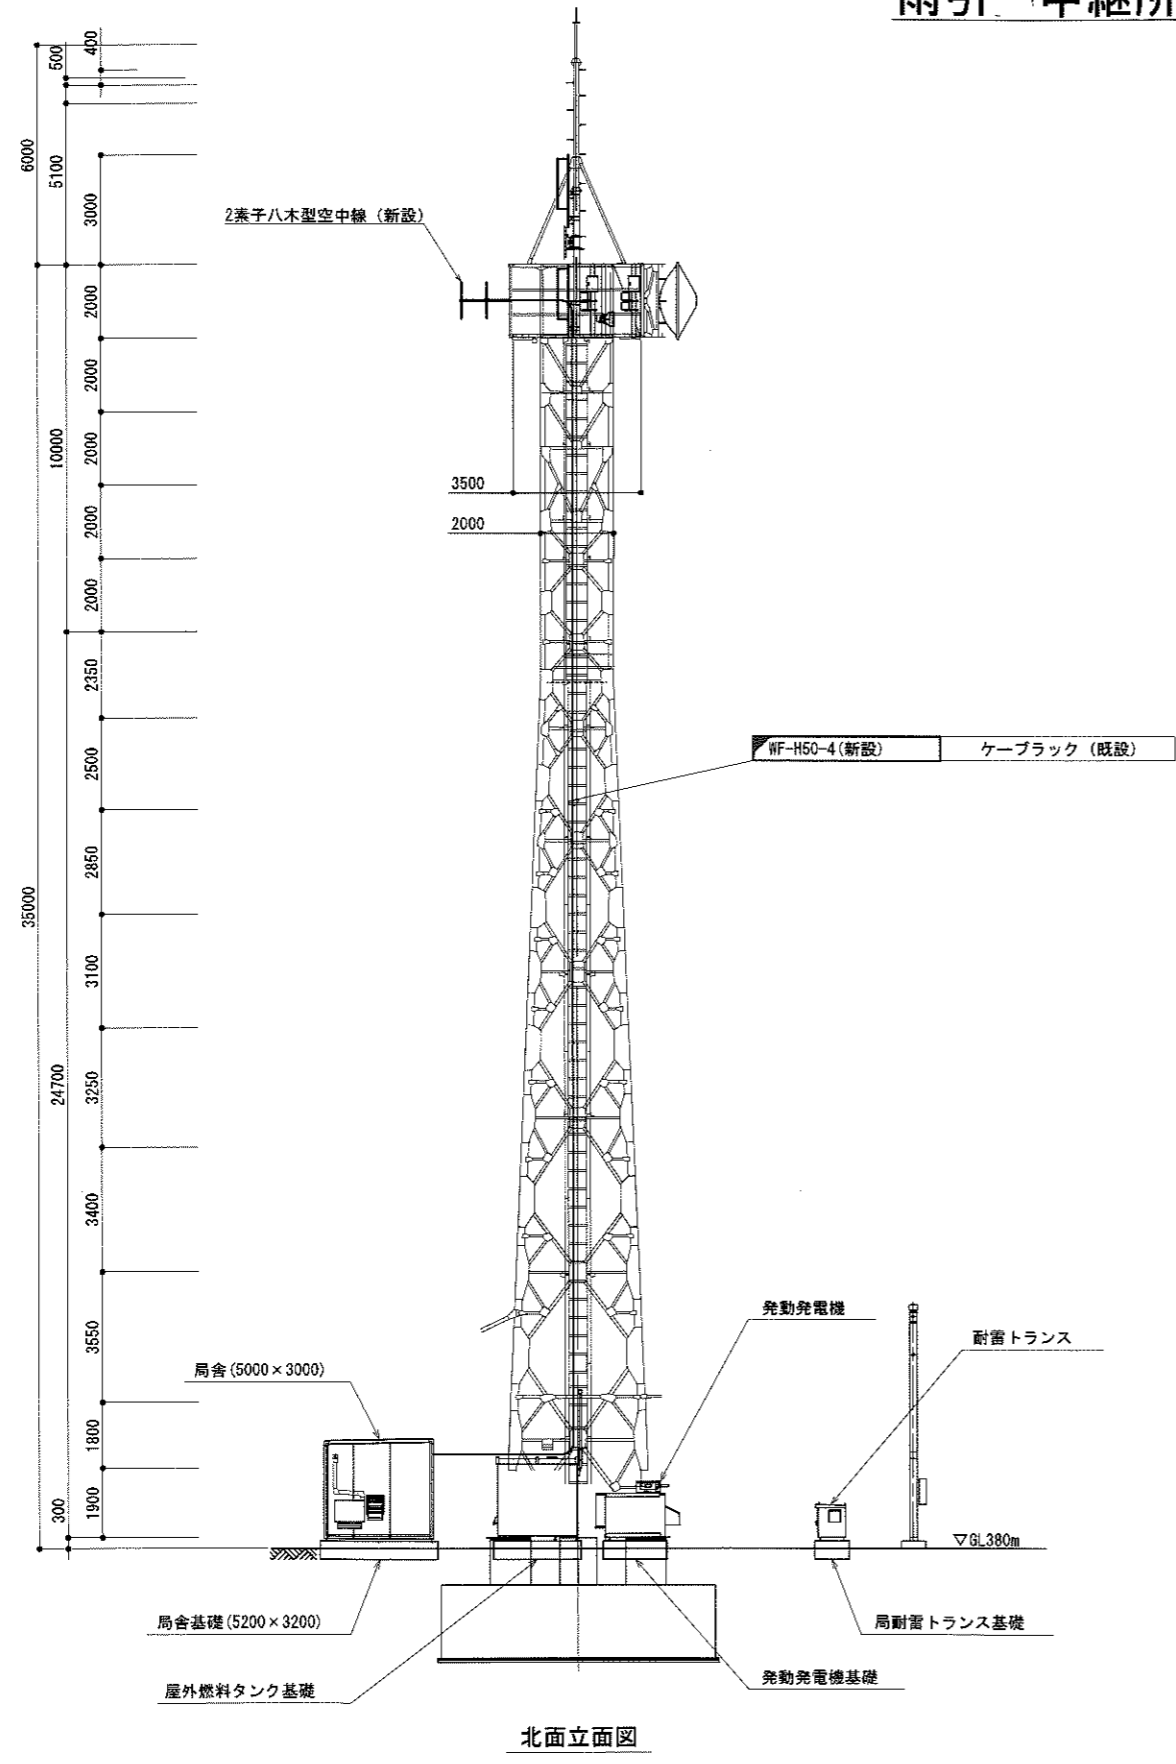

北面立面図

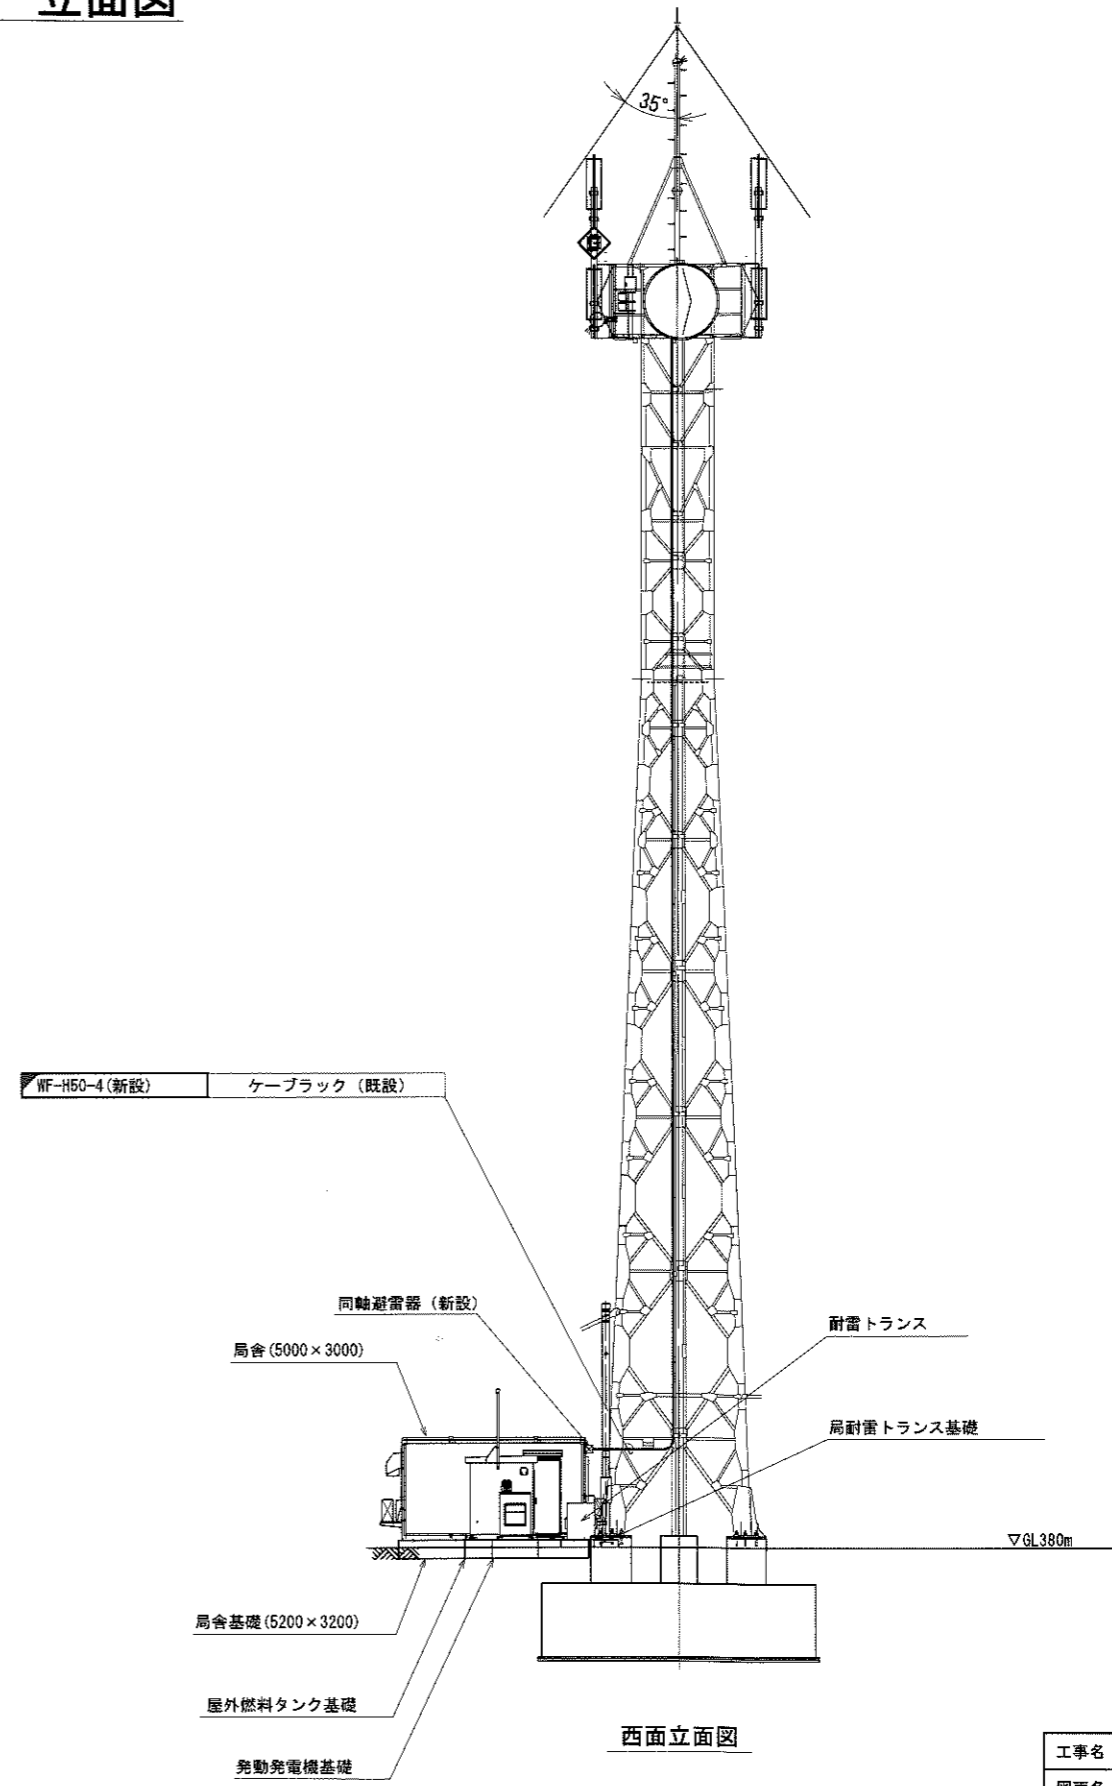


西面立面図

凡 例



■	新設	□	撤去	—	新設	- - -	撤去
□	既設	—	既設				

工事名	令和4年度 和歌山県移動系防災無線線 再整備に係る実施設計業務委託		
図面名	雨引山中継所 立面図		
作成年月日	令和5年 3月		
縮尺	1:100	図面番号	53葉之内 4
会社名	電設コンサルタンツ株式会社		
事業者名	和歌山県		

雨引 中継所 機器配置図

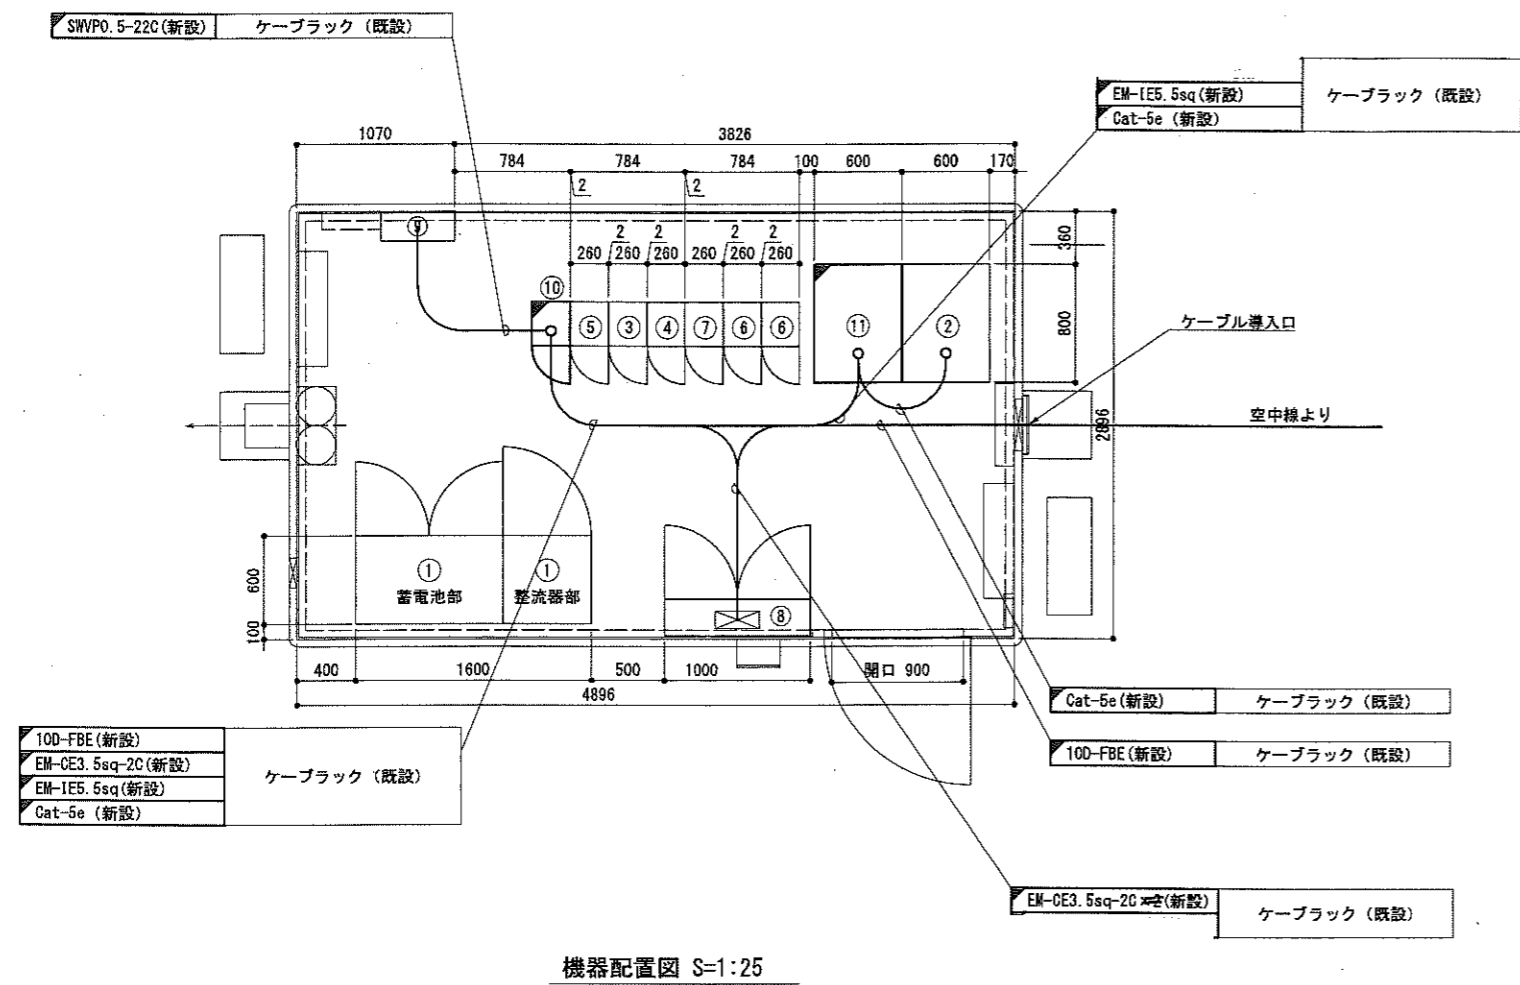

No.	組立局舎内
①	48V直流電源装置
②	収容架 (19インチラック)
③	共通波基地局無線機 (基本架)
④	共通波基地局無線機 (増設架)
⑤	6波共用器 (共通波)
⑥	活動波基地局無線機 (基本架) : 別途工事
⑦	2波共用器 (活動波)
⑧	総合分電盤
⑨	MDF
⑩	基地局無線装置
⑪	OAラック (VPNルータ)

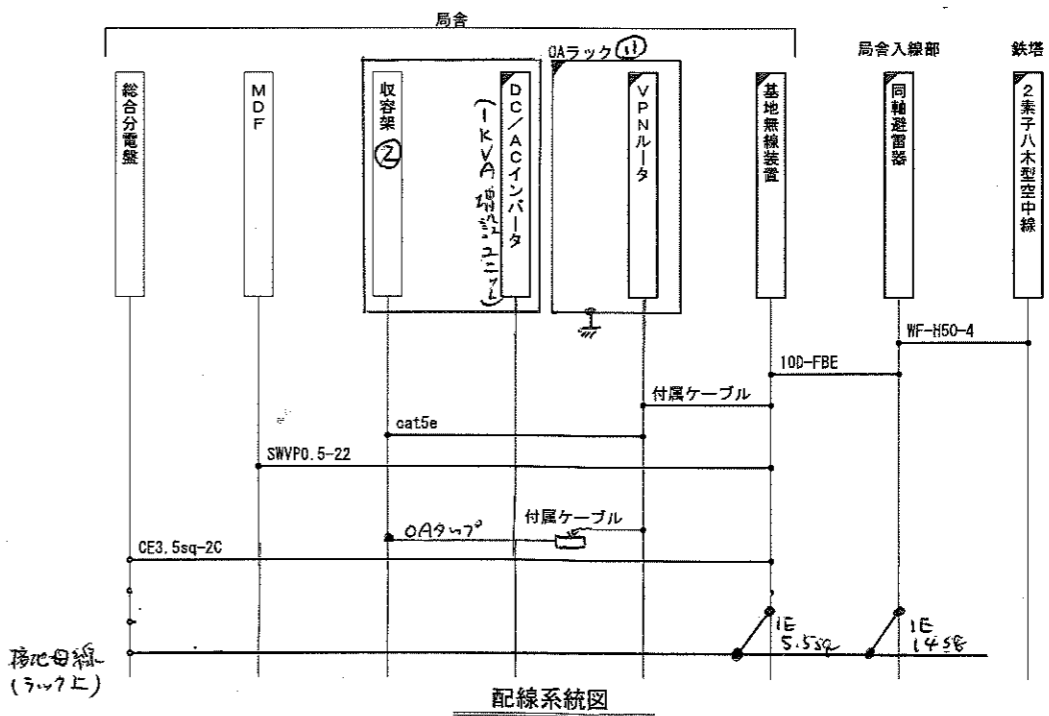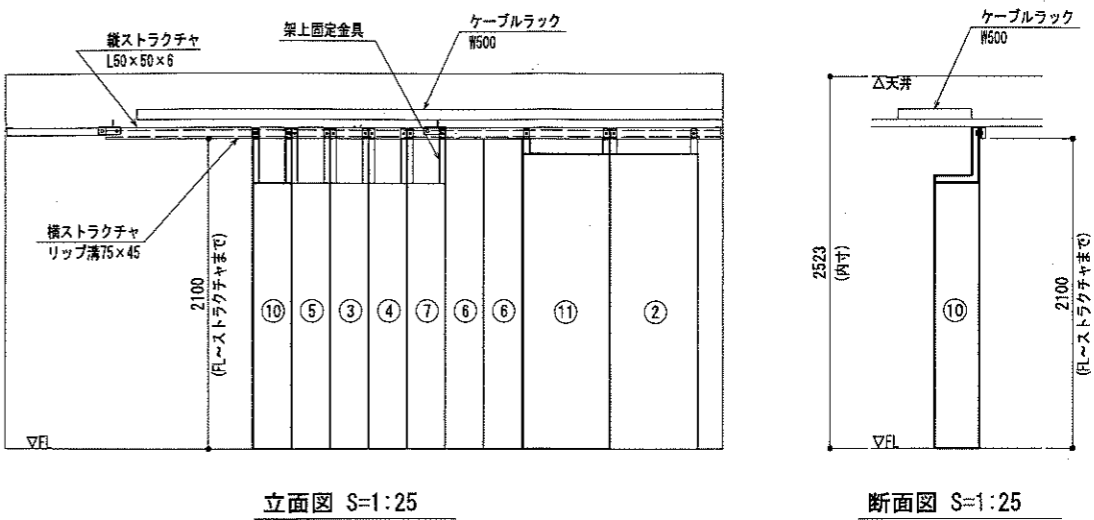

凡 例	
	新設
	撤去
	既設

工事名	令和4年度 和歌山県移動系行政無線 再整備に係る実施設計業務委託
図面名	雨引山中継所 機器配置図
作成年月日	令和5年 3月
縮尺	1:25
図面番号	53葉之内 5
会社名	電設コンサルタンツ株式会社
事業者名	和歌山県