
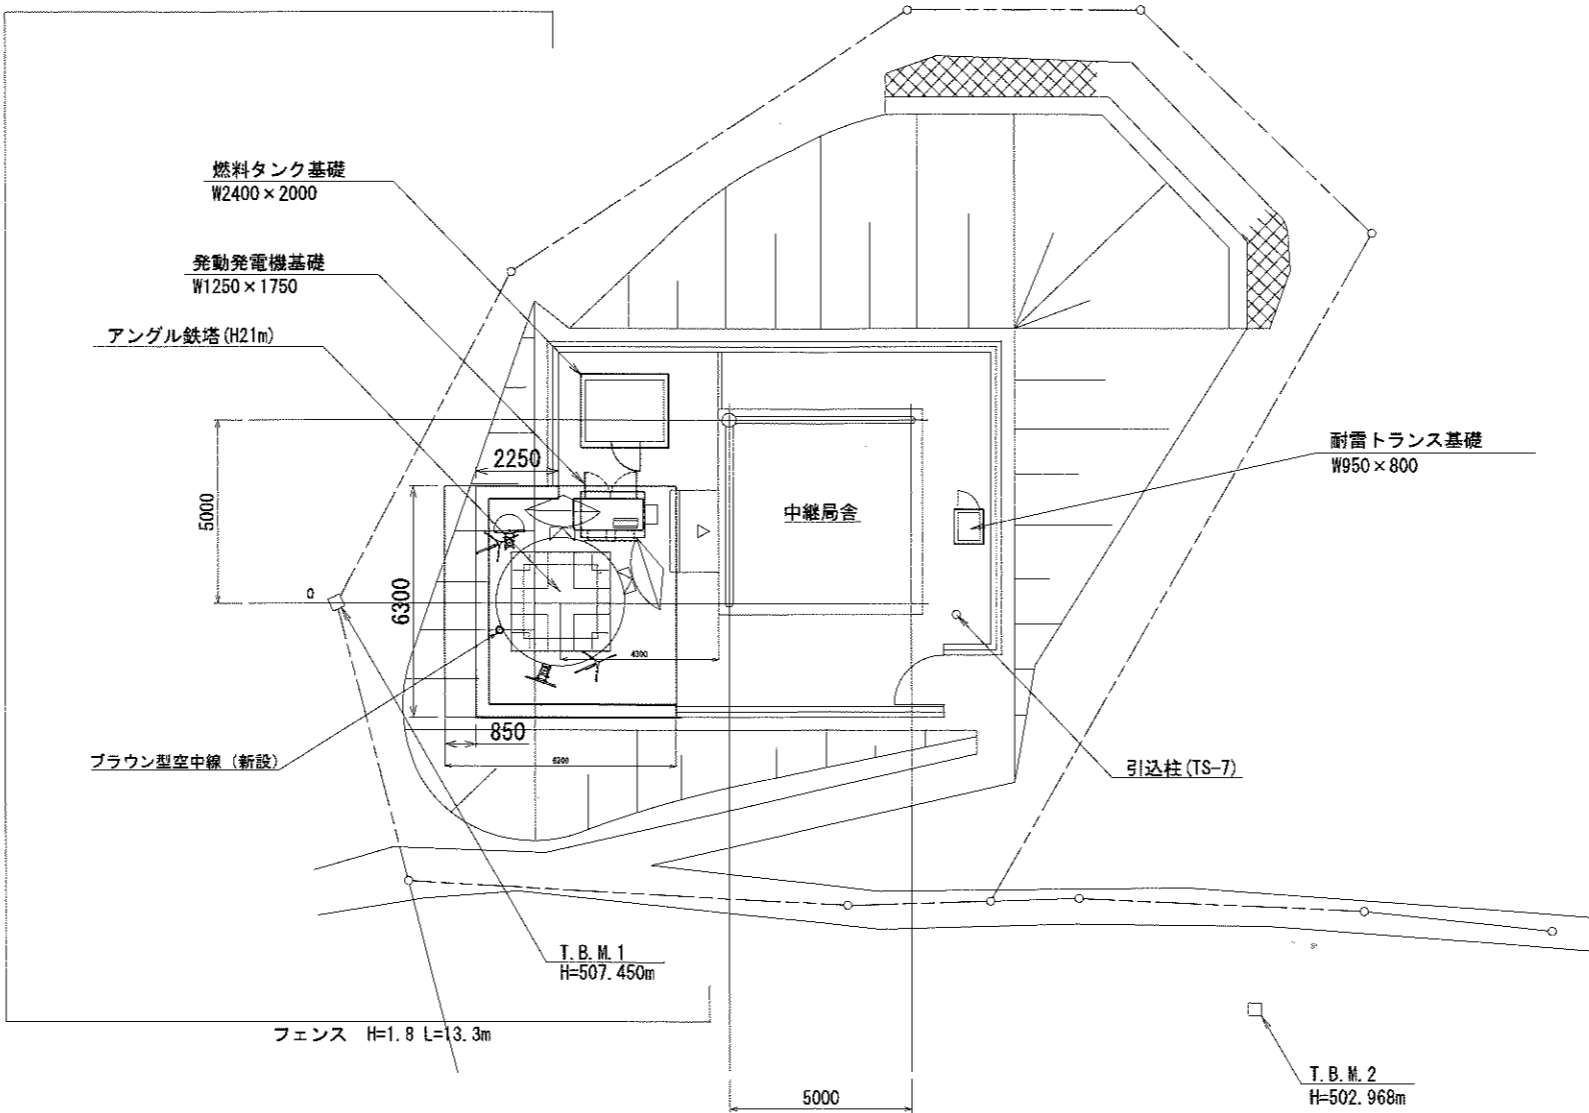


塩津中継所 敷地平面図

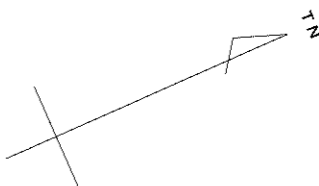

敷地平面図 S=1:100


緯度 : 33° 37' 56"  
経度 : 135° 26' 51"  
G L : 503 m

施工場所 : 白浜町十九洲字谷奥1116-4





| 凡 例 |    |  |    |
|-----|----|--|----|
|     | 新設 |  | 撤去 |
|     | 新設 |  | 撤去 |
|     | 既設 |  | 既設 |
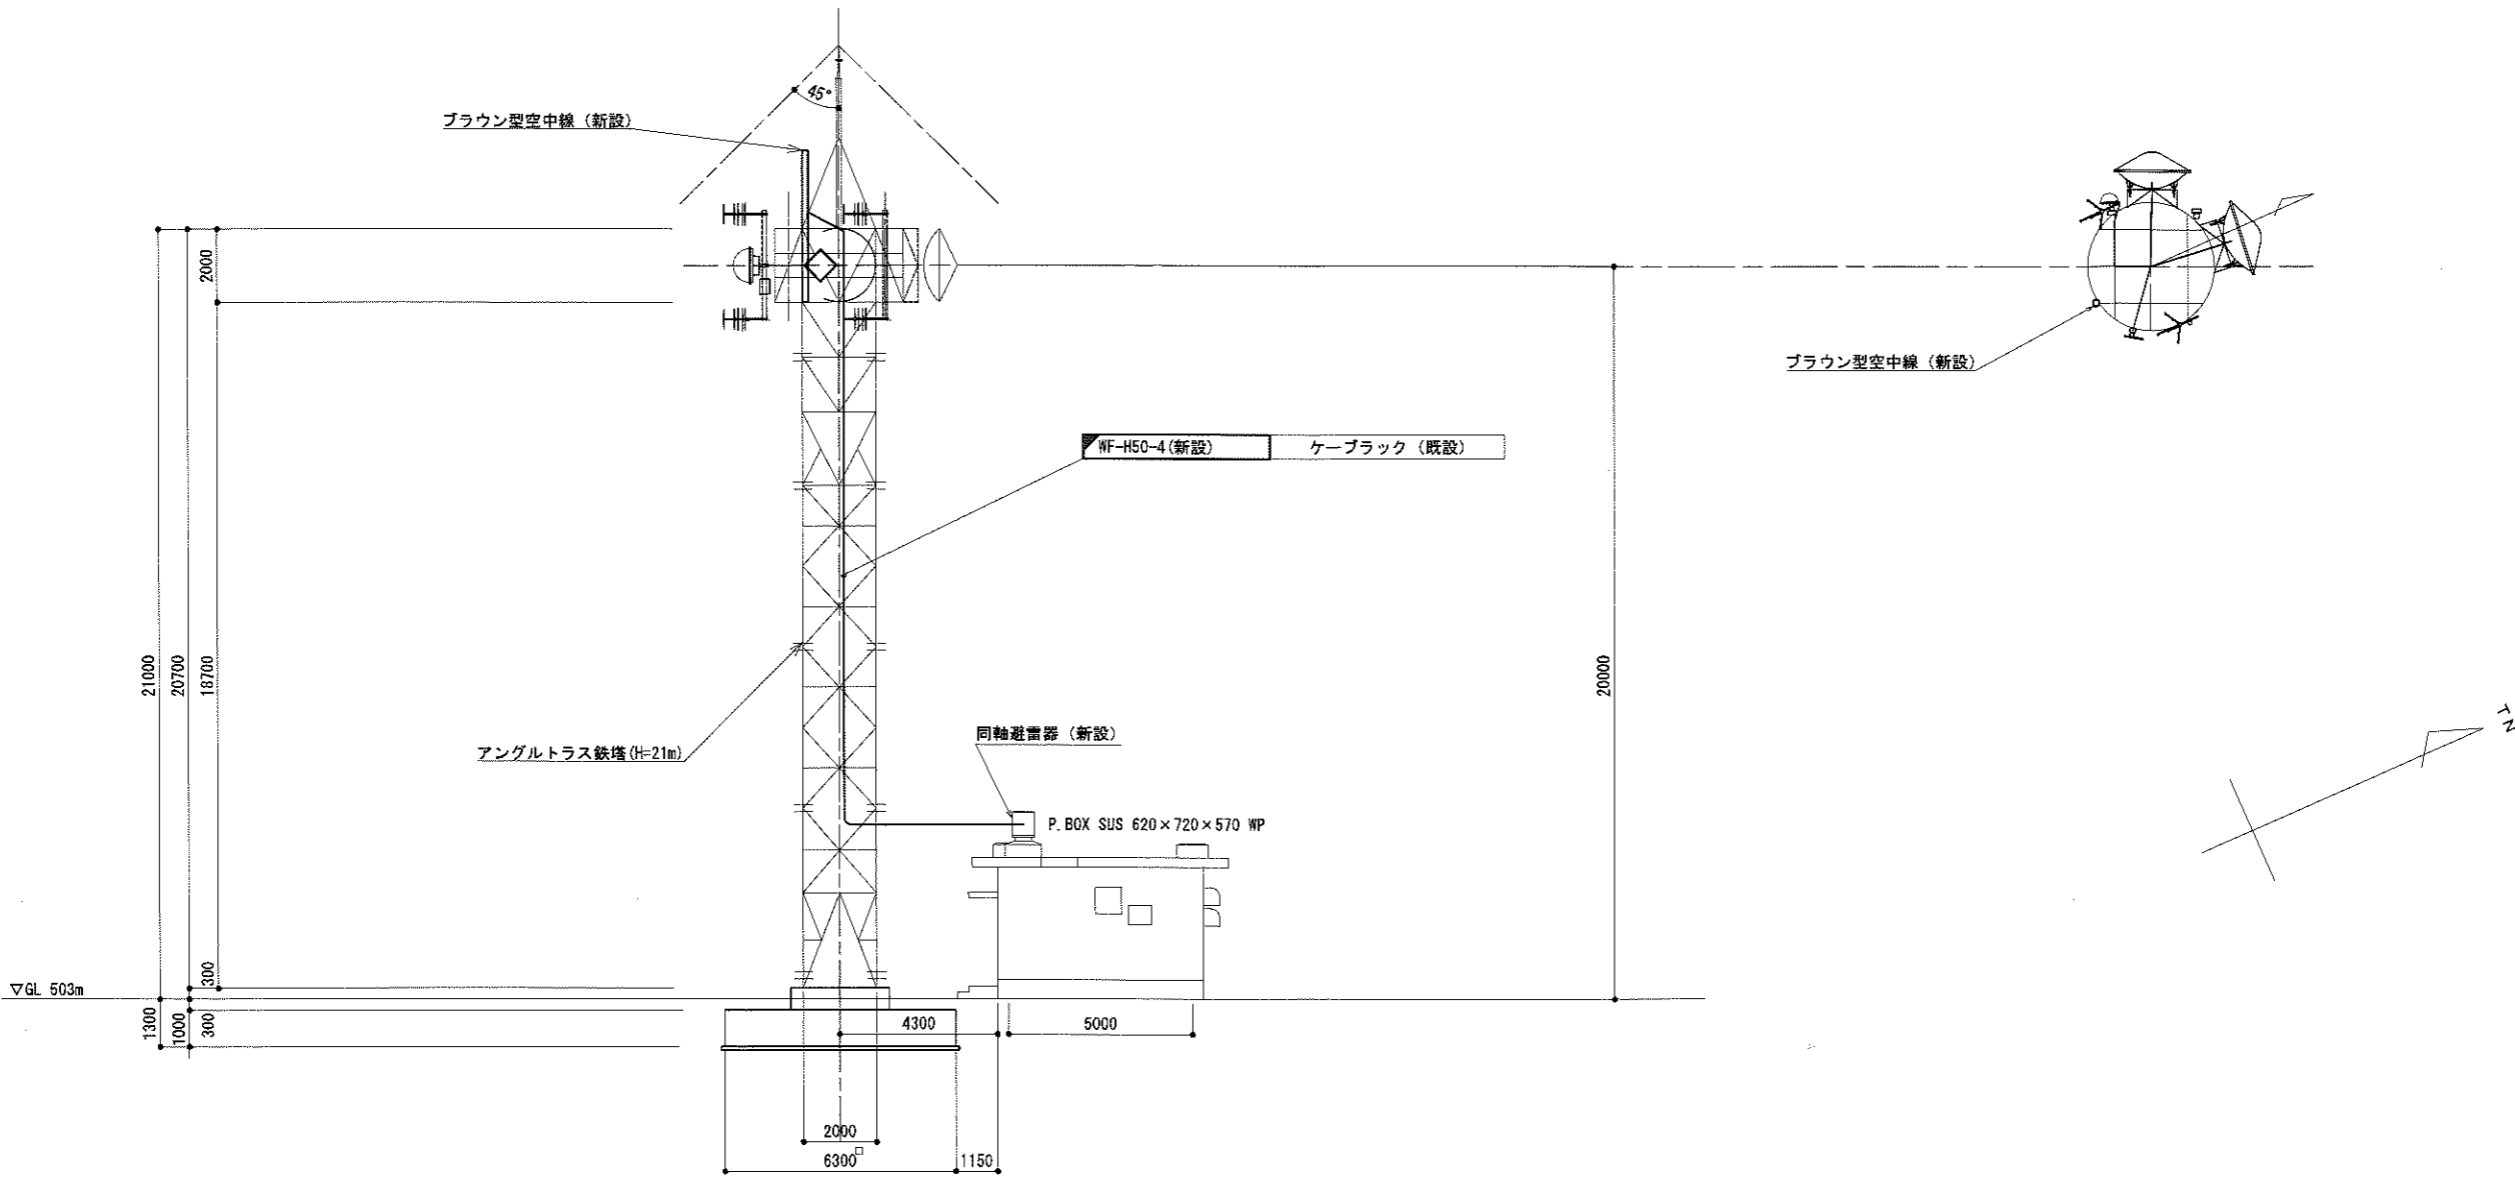
|       |                                       |      |           |
|-------|---------------------------------------|------|-----------|
| 工事名   | 令和4年度 和歌山県移動体通信行政無線<br>再整備に係る実施設計業務委託 |      |           |
| 図面名   | 塩津中継所 敷地平面図                           |      |           |
| 作成年月日 | 令和5年 3月                               |      |           |
| 縮尺    | 1:100                                 | 図面番号 | 53 葉之内 15 |
| 会社名   | 電設コンサルタンツ株式会社                         |      |           |
| 事業者名  | 和 歌 山 県                               |      |           |

塩津中継所 立面図




東側立面図 S=1:100

| 凡 例   |    |   |    |
|---|----|---|----|
|  | 新設 |  | 撤去 |
|  | 既設 |  | 既設 |


|       |                                       |      |          |
|-------|---------------------------------------|------|----------|
| 工事名   | 令和4年度 和歌山県移動系防災行政無線<br>再整備に係る実施設計業務委託 |      |          |
| 図面名   | 塩津中継所 立面図                             |      |          |
| 作成年月日 | 令和5年 3月                               |      |          |
| 縮尺    | 1:100                                 | 図面番号 | 53葉之内 16 |
| 会社名   | 電設コンサルタンツ株式会社                         |      |          |
| 事業者名  | 和 歌 山 県                               |      |          |

## 塩津中継所 機器配置図

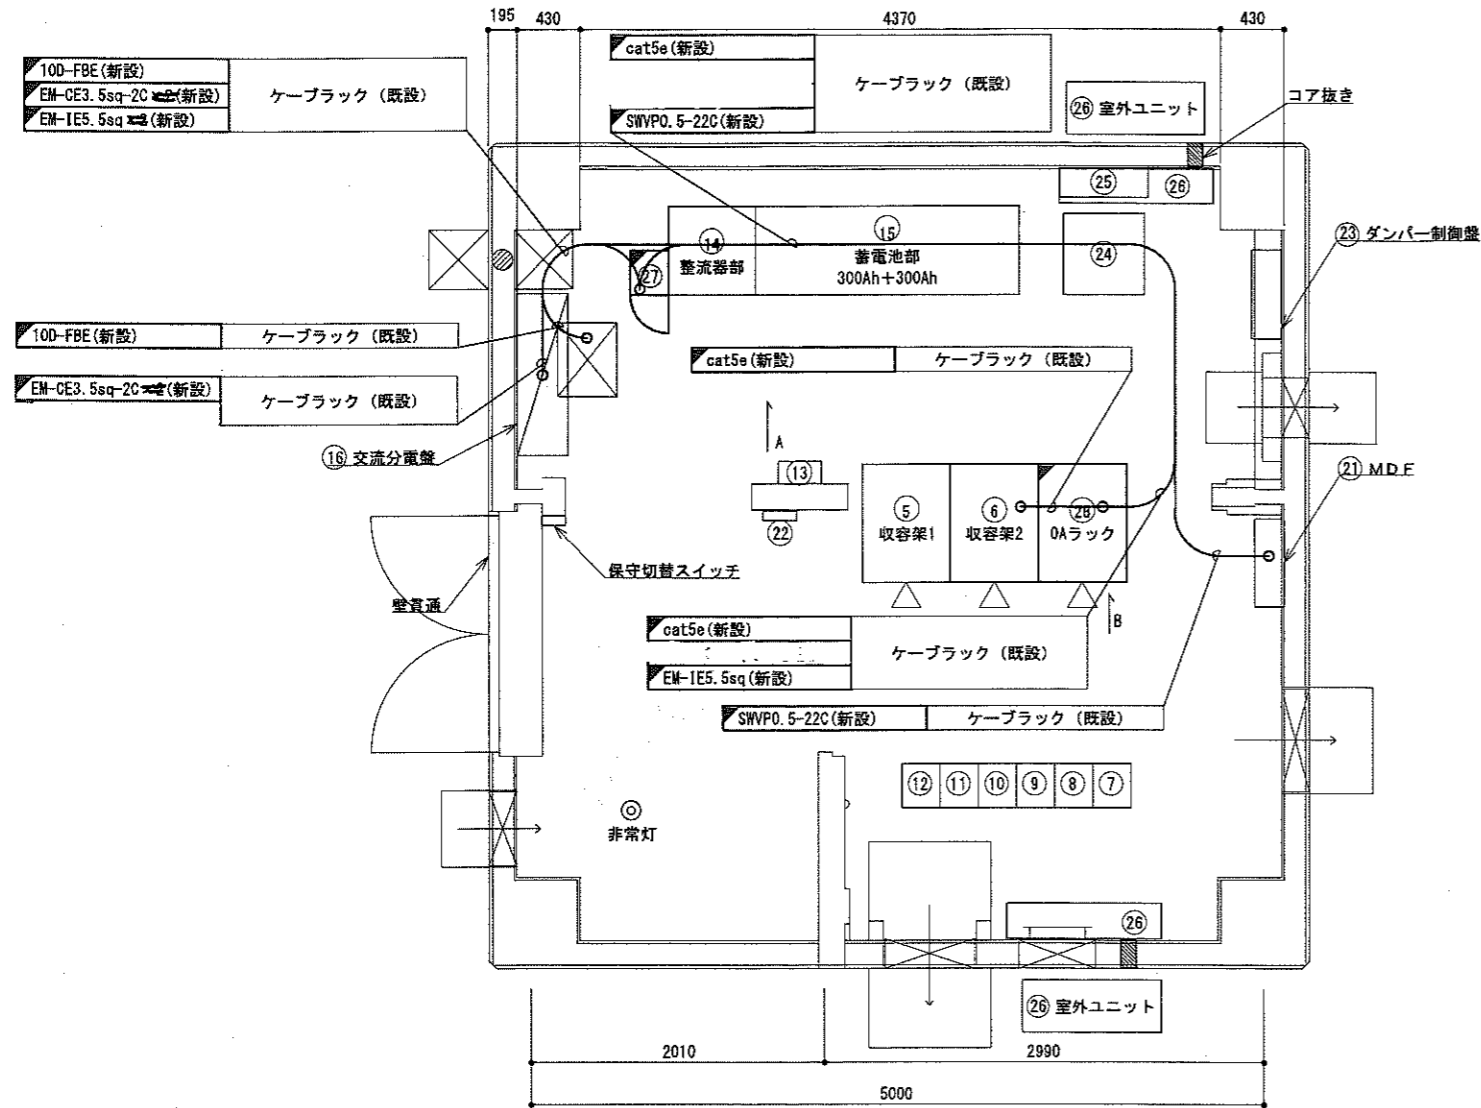


機器配置図 S=1:25


| 番号 | 機 器 名               | 番号 | 機 器 名             |
|----|---------------------|----|-------------------|
| ⑤  | 収容架 1               | ②1 | MDF               |
| ⑥  | 収容架 2 (収容架立面図に詳細)   | ②2 | 火災報知器             |
| ⑦  | 共通波用 6 波共用器         | ②3 | ダンパー制御盤           |
| ⑧  | 共通波用基地局無線機 (基本架)    | ②4 | 耐雷トランス (10kVA)    |
| ⑨  | 共通波用基地局無線機 (増設架)    | ②5 | 限流抵抗回路盤           |
| ⑩  | 活動波用 2 波共用器         | ②6 | 空調機               |
| ⑪  | 活動波用基地局無線機 1        | ②7 | 基地局無線装置           |
| ⑫  | 活動波用基地局無線機 2 (別途工事) | ②8 | OAアック (VFAVILU-7) |
| ⑬  | 乾燥空気充填装置            |    |                   |
| ⑭  | 直流電源装置 (-48V 25A×6) |    |                   |
| ⑮  | 蓄電池盤 (600AH)        |    |                   |
| ⑯  | 交流・直流分電盤            |    |                   |
| ⑰  | 耐雷トランス (15KVA)      |    |                   |
| ⑱  | 発電発電機 (15KVA)       |    |                   |
| ⑲  | 燃料タンク (490L)        |    |                   |
| ⑳  | 引込計器盤               |    |                   |

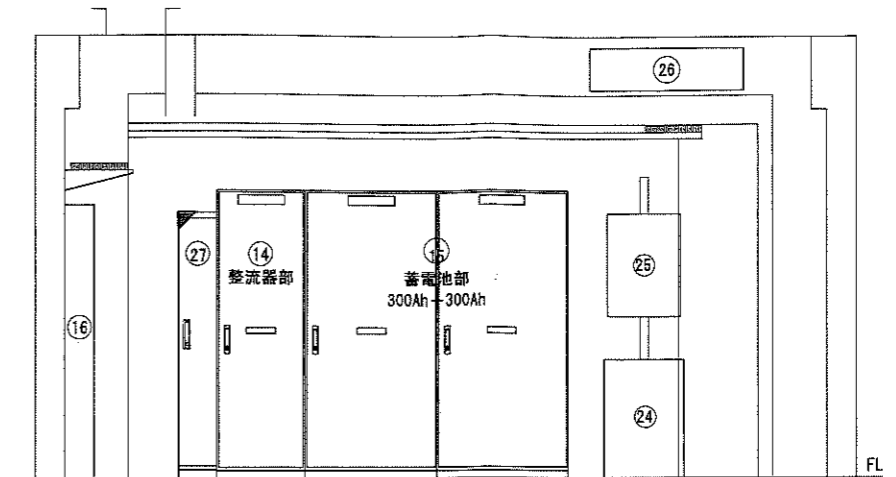

A面立面图 S=1:25

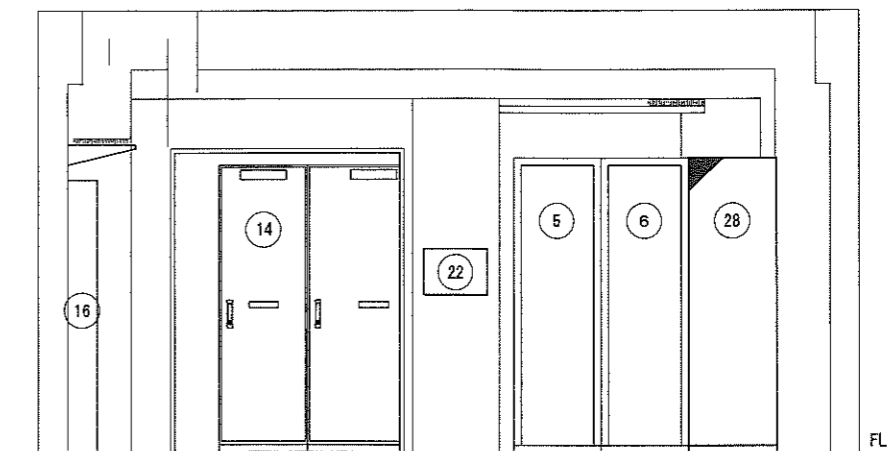

B面立面图 S=1:25

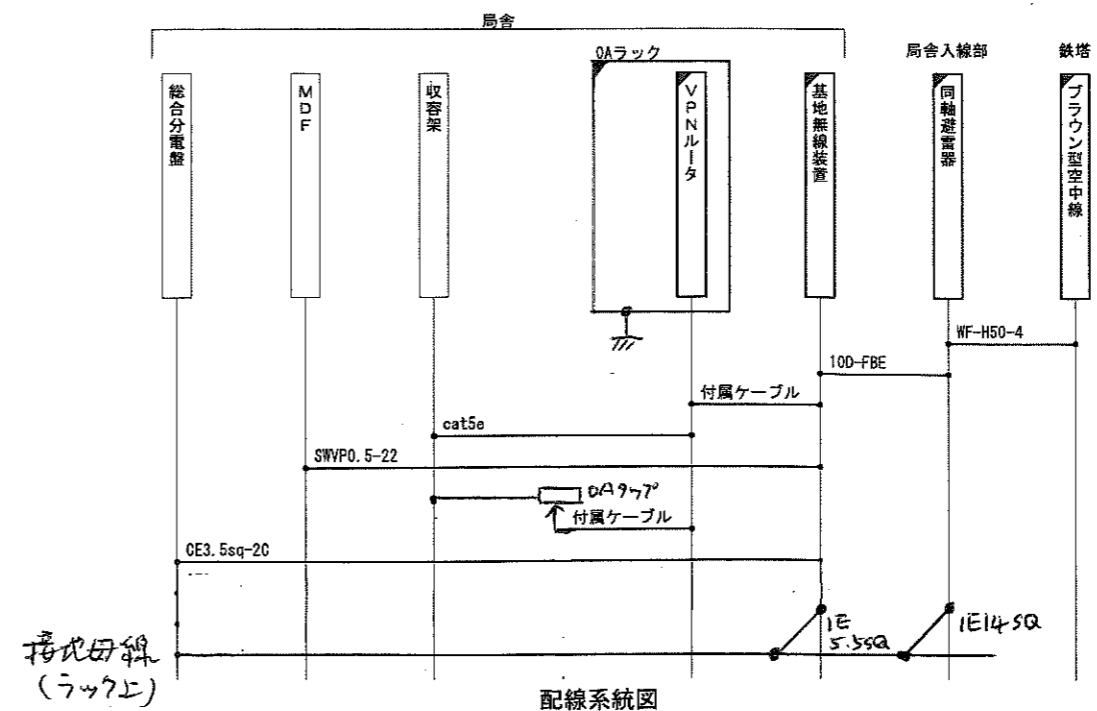

|       |                                      |      |           |
|-------|--------------------------------------|------|-----------|
| 工事名   | 令和4年度 和歌山県移動歩防行政政経<br>再整備に係る実施設計業務委託 |      |           |
| 図面名   | 塩津中継所 機器配置図                          |      |           |
| 作成年月日 | 令和 5年 3月                             |      |           |
| 縮尺    | 1:25                                 | 図面番号 | 53 葉之内 17 |
| 会社名   | 電設コンサルタツン株式会社                        |      |           |
| 事業者名  | 和 歌 山 県                              |      |           |